



配置図 (1/2ページ)

地下
給気口
GVS 700×700
Q=2460CMH
BOX 800×800×350H

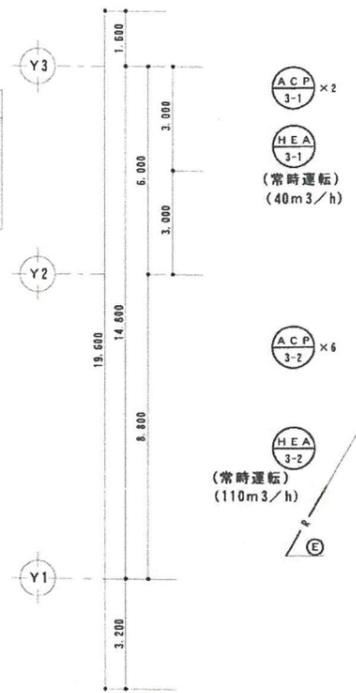

- ACP 3-1 × 2
- HEA 3-1 (常時運転) (40m³/h)
- ACP 3-2 × 6
- HEA 3-2 (常時運転) (110m³/h)

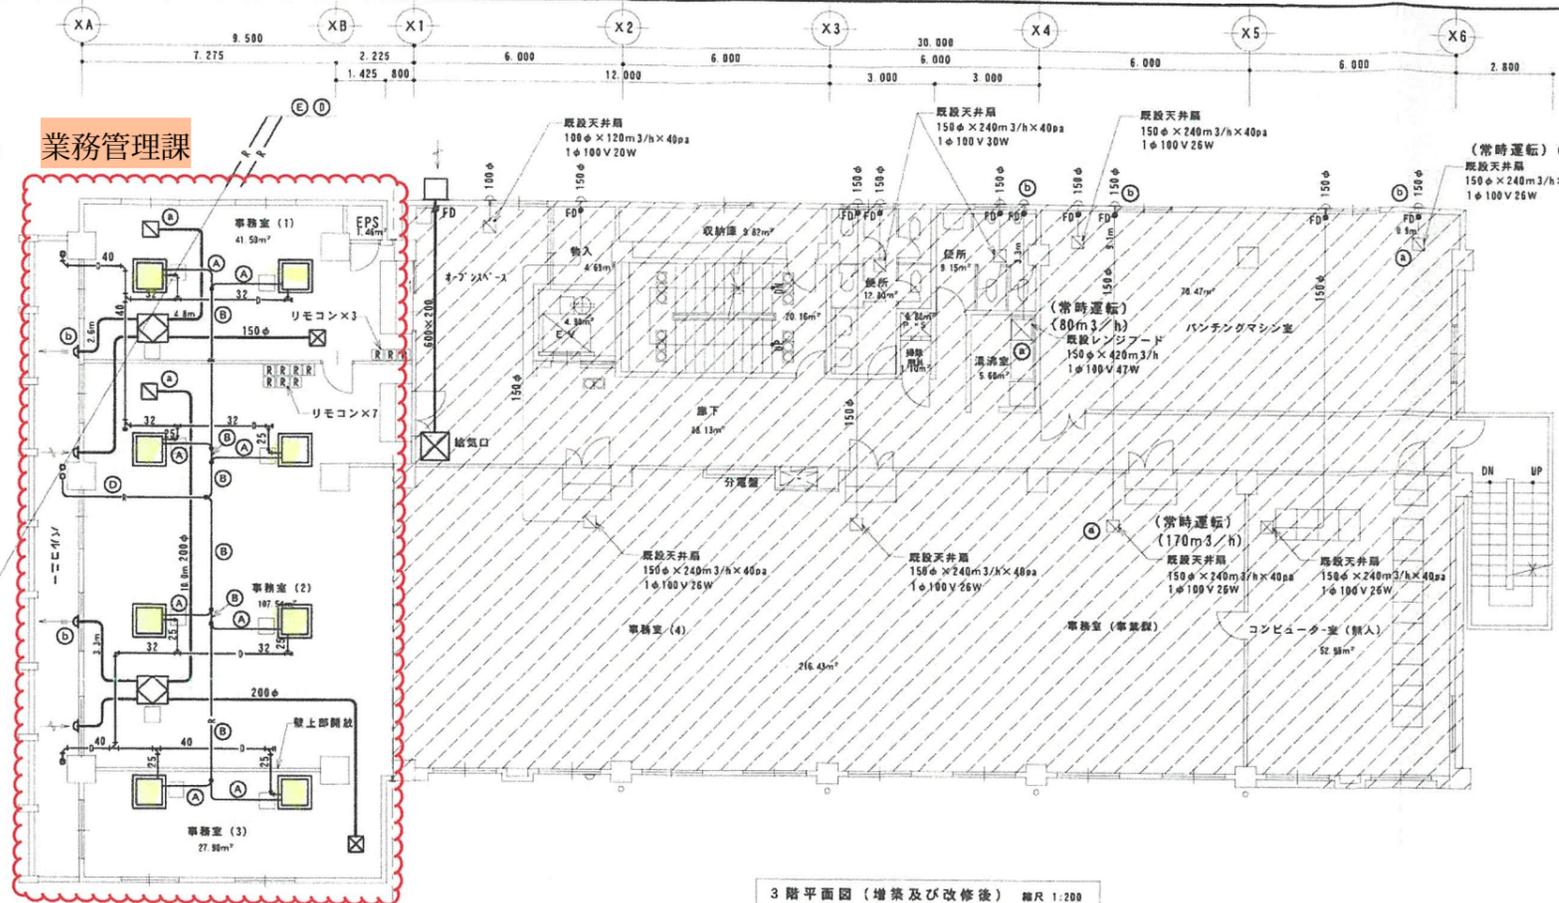


3階平面図 (増築及び改修後) 縮尺 1:200

冷暖管リスト
Ⓐ 6φ×12.7φ
Ⓑ 8.5φ×15.9φ
Ⓒ 9.5φ×22.2φ
Ⓓ 12.7φ×28.6φ
Ⓔ 15.9φ×28.6φ

地下
給気口
GVS 700×700
Q=2140CMH
BOX 800×800×350H



- HEA 2-1 (常時運転) (40m³/h)
- ACP 2-1 × 2
- HEA 2-2 (常時運転) (90m³/h)
- ACP 2-2 × 4

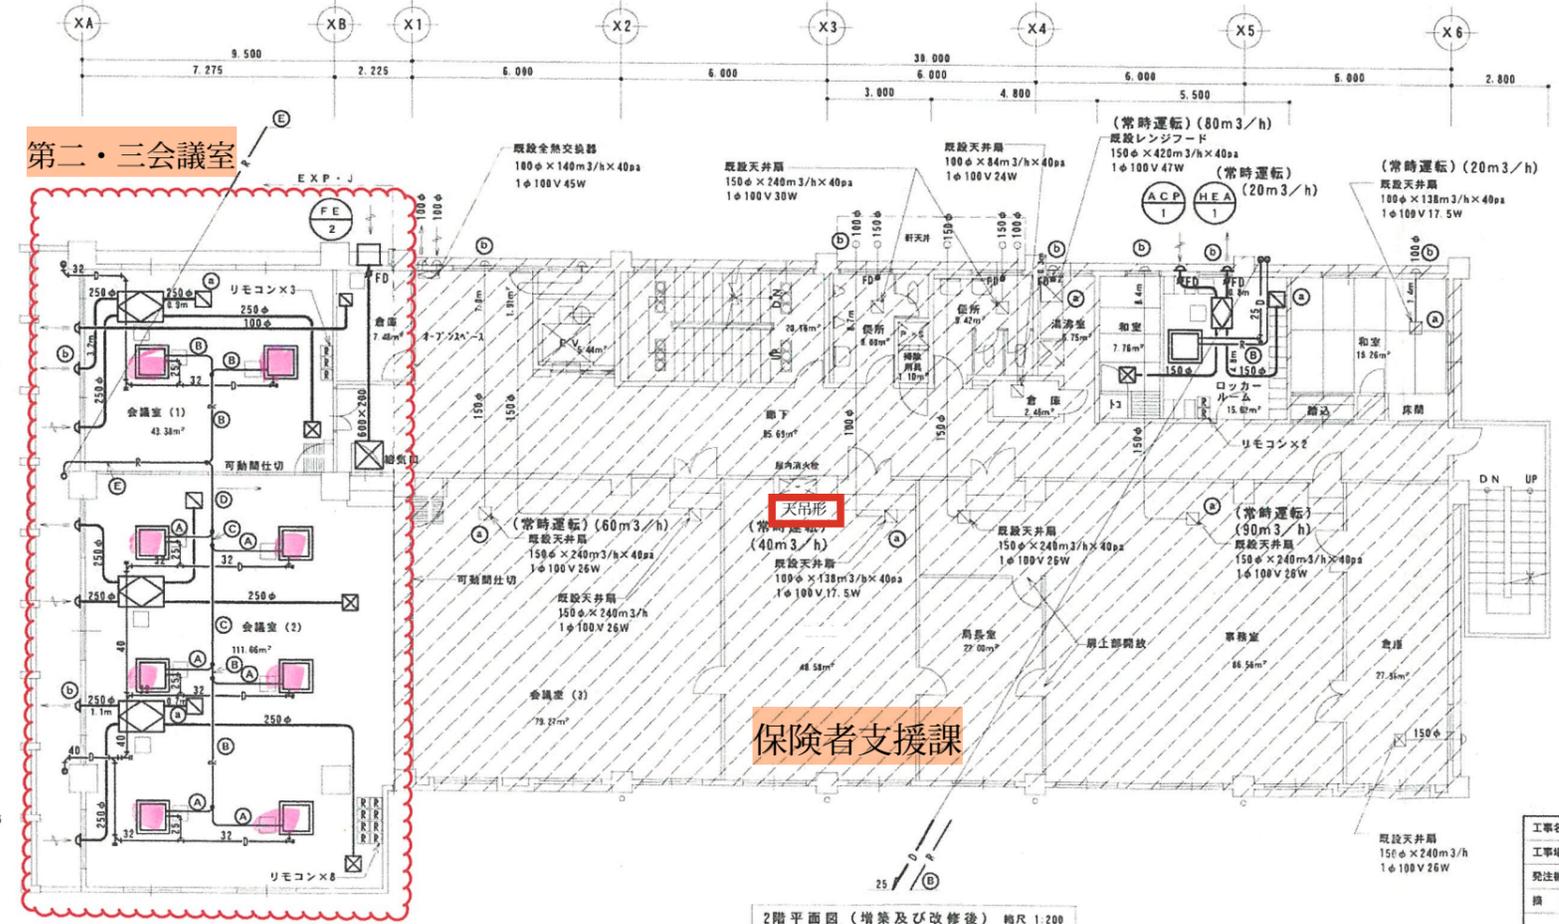


2階平面図 (増築及び改修後) 縮尺 1:200




工事名称	国保会館増築工事	工事年度	平成16年度
工事場所	那覇市西3丁目10-156番地	図面名称	2-3階平面図 (空調)
発注機関	沖縄県国民健康保険団体連合会	縮尺	1/200
図面番号	M-11	図面番号	M-11
設計者	新垣 誠三	設計者氏名	新垣 誠三
監理者	新垣 誠三	資格番号	1級建築士事務所 (000) 151-557 (大田) 7613
所在地	那覇市山下町18番26号		

配置図 (2/2ページ)

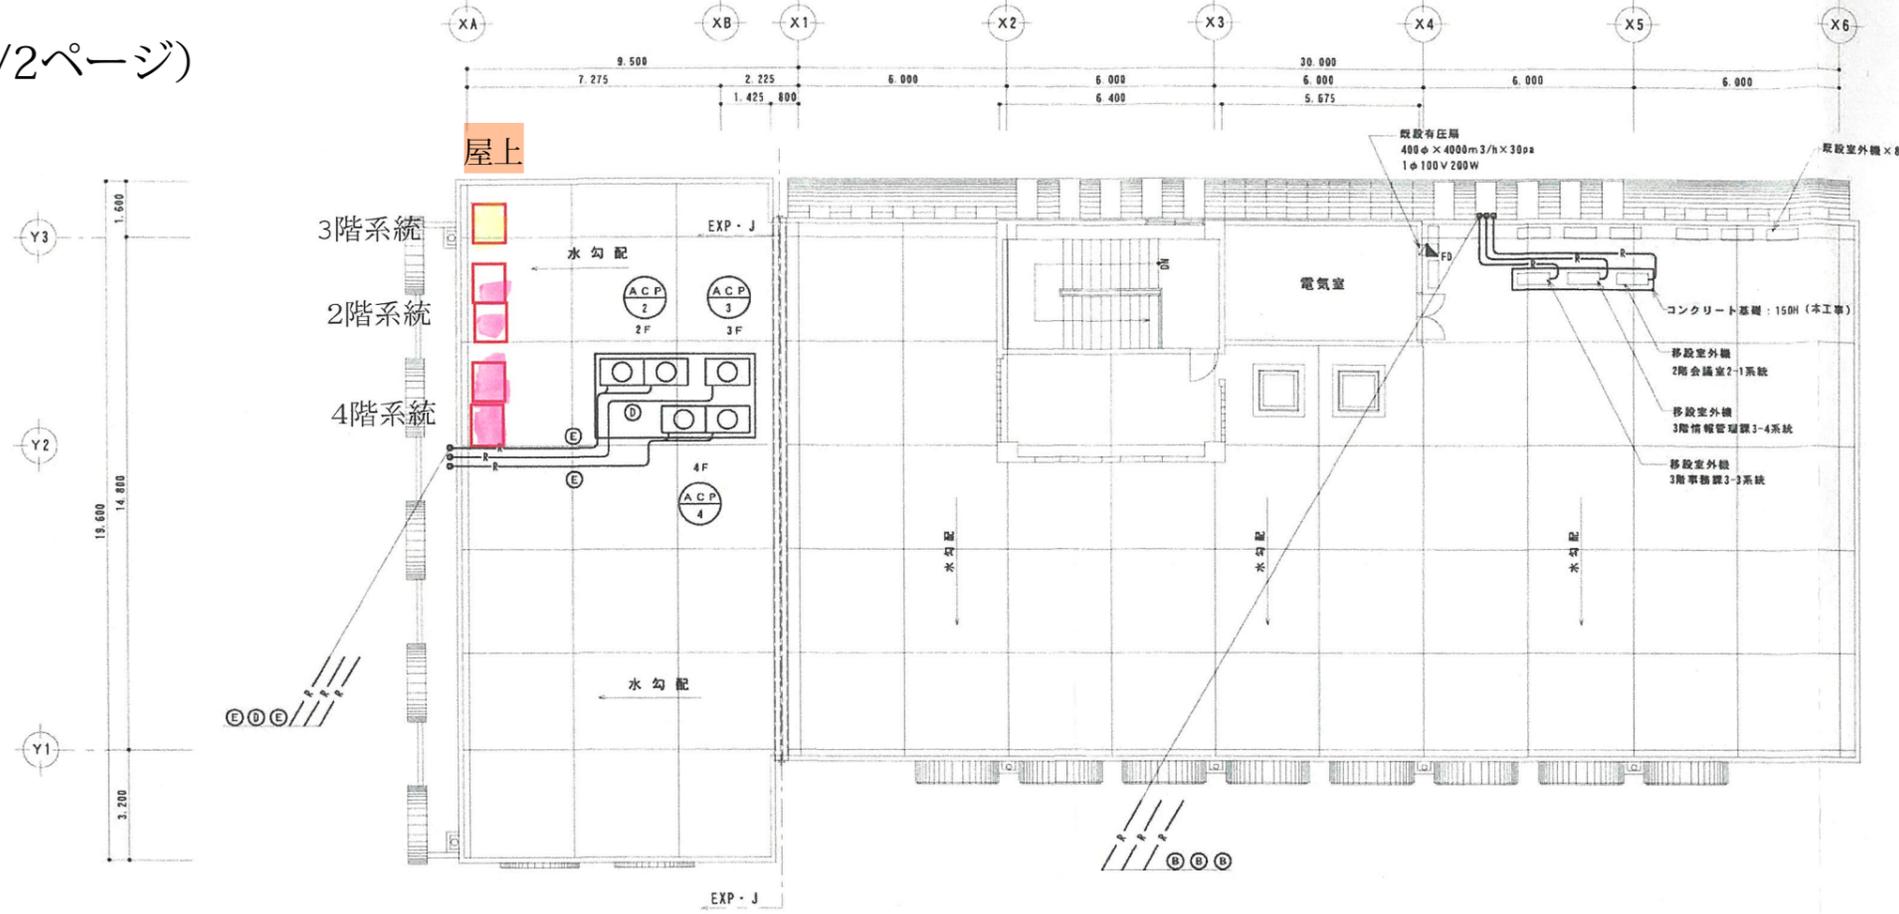

(A)	6.4φ×12.7φ
(B)	9.5φ×15.9φ
(C)	9.5φ×22.2φ
(D)	12.7φ×28.6φ
(E)	15.9φ×28.6φ

屋根平面図 (増築及び改修後) 縮尺 1:200

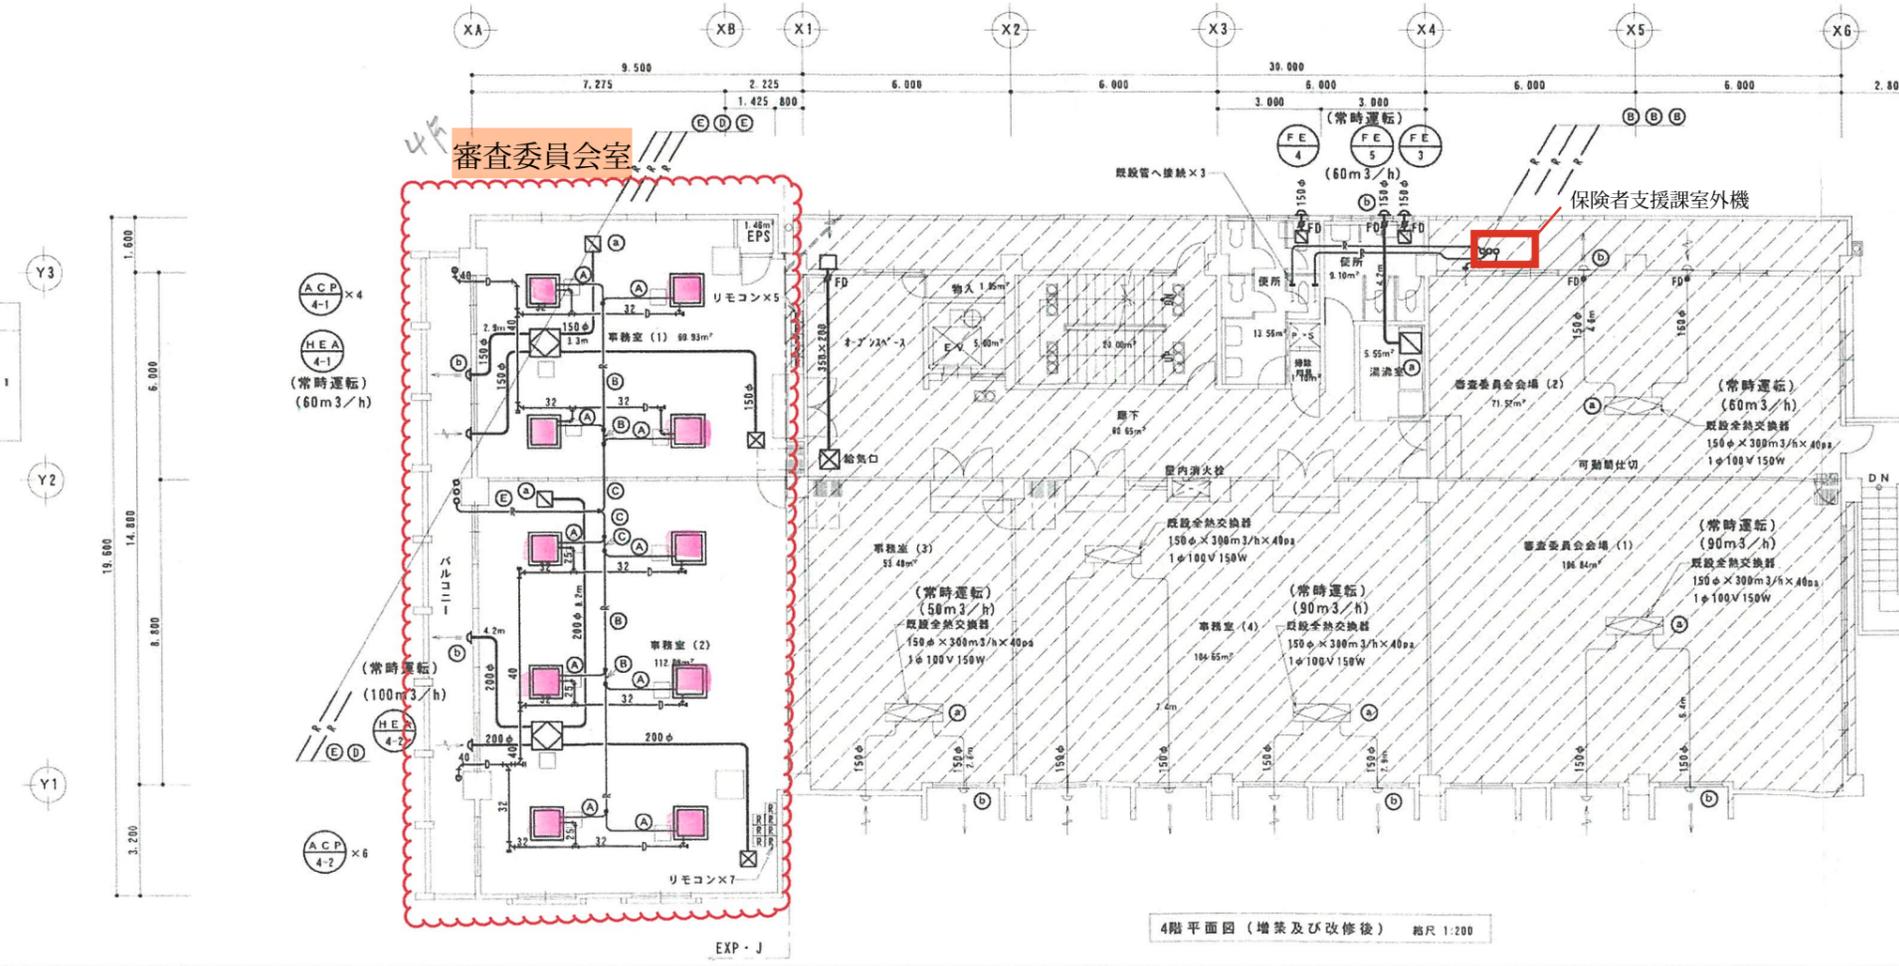

給気口	
GVS	450×450
Q	920CMH
BOX	550×550×350H

4階平面図 (増築及び改修後) 縮尺 1:200



工事名称	国保会館増築工事	工事年度	平成16年度
工事場所	那覇市西3丁目10-156番地	図面名称	4-8階平面図 (空調)
発注機関	沖縄県国民健康保険団体連合会	縮尺	1/200
編者	宮城博樹士	図面番号	M-12
設計	新垣 誠三	名称	沖縄県建築設計監理協同組合
製図	新垣 誠三	資格者氏名	新垣 誠三
登録番号	1級建築士事務所 (昭和) 151-557	1級建築士	(次期) 78434
所在地	那覇市山下町1-8番2号		